



← BUCUREȘTI

GIURGIU →

LEGENDĂ

- Clădire ce nu suportă intervenții / Building that do not support interventions
- Clădire propusă spre demolare / Building proposed to demolition
- Clădire studiată / Studied building
- Construcție nouă propusă / New proposed building
- Peron / Platform
- Refugiu / Passengers shelter
- Trecere la nivel / Railway crossing
- Spațiu verde / Green area
- Conducta apa rece / Cold water pipe
- Conducta canalizare menajera / Domestic sewer pipe
- Conducta canalizare pluviala / Meteoric sewer pipe
- Carosabil / Roadway
- Pietonal / Pedestrian
- Acces auto / Car access
- Acces călători / Passengers access
- Acces personal gară / Train station staff access
- Arbori existenți / Existing trees

- Clădire calatori / Train Station Building
- Wc public/ Public toilet
- Clădire C.E.D. / E.D.C. Building
- Container C.E / E.C.Container Building
- Antena GSM-R / GSM-R Antenna

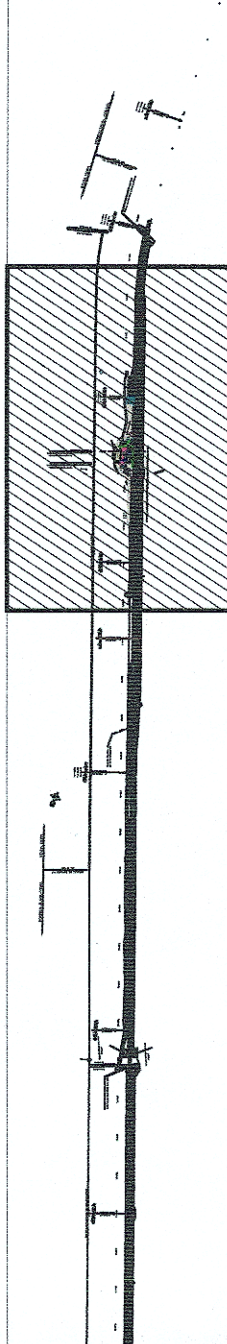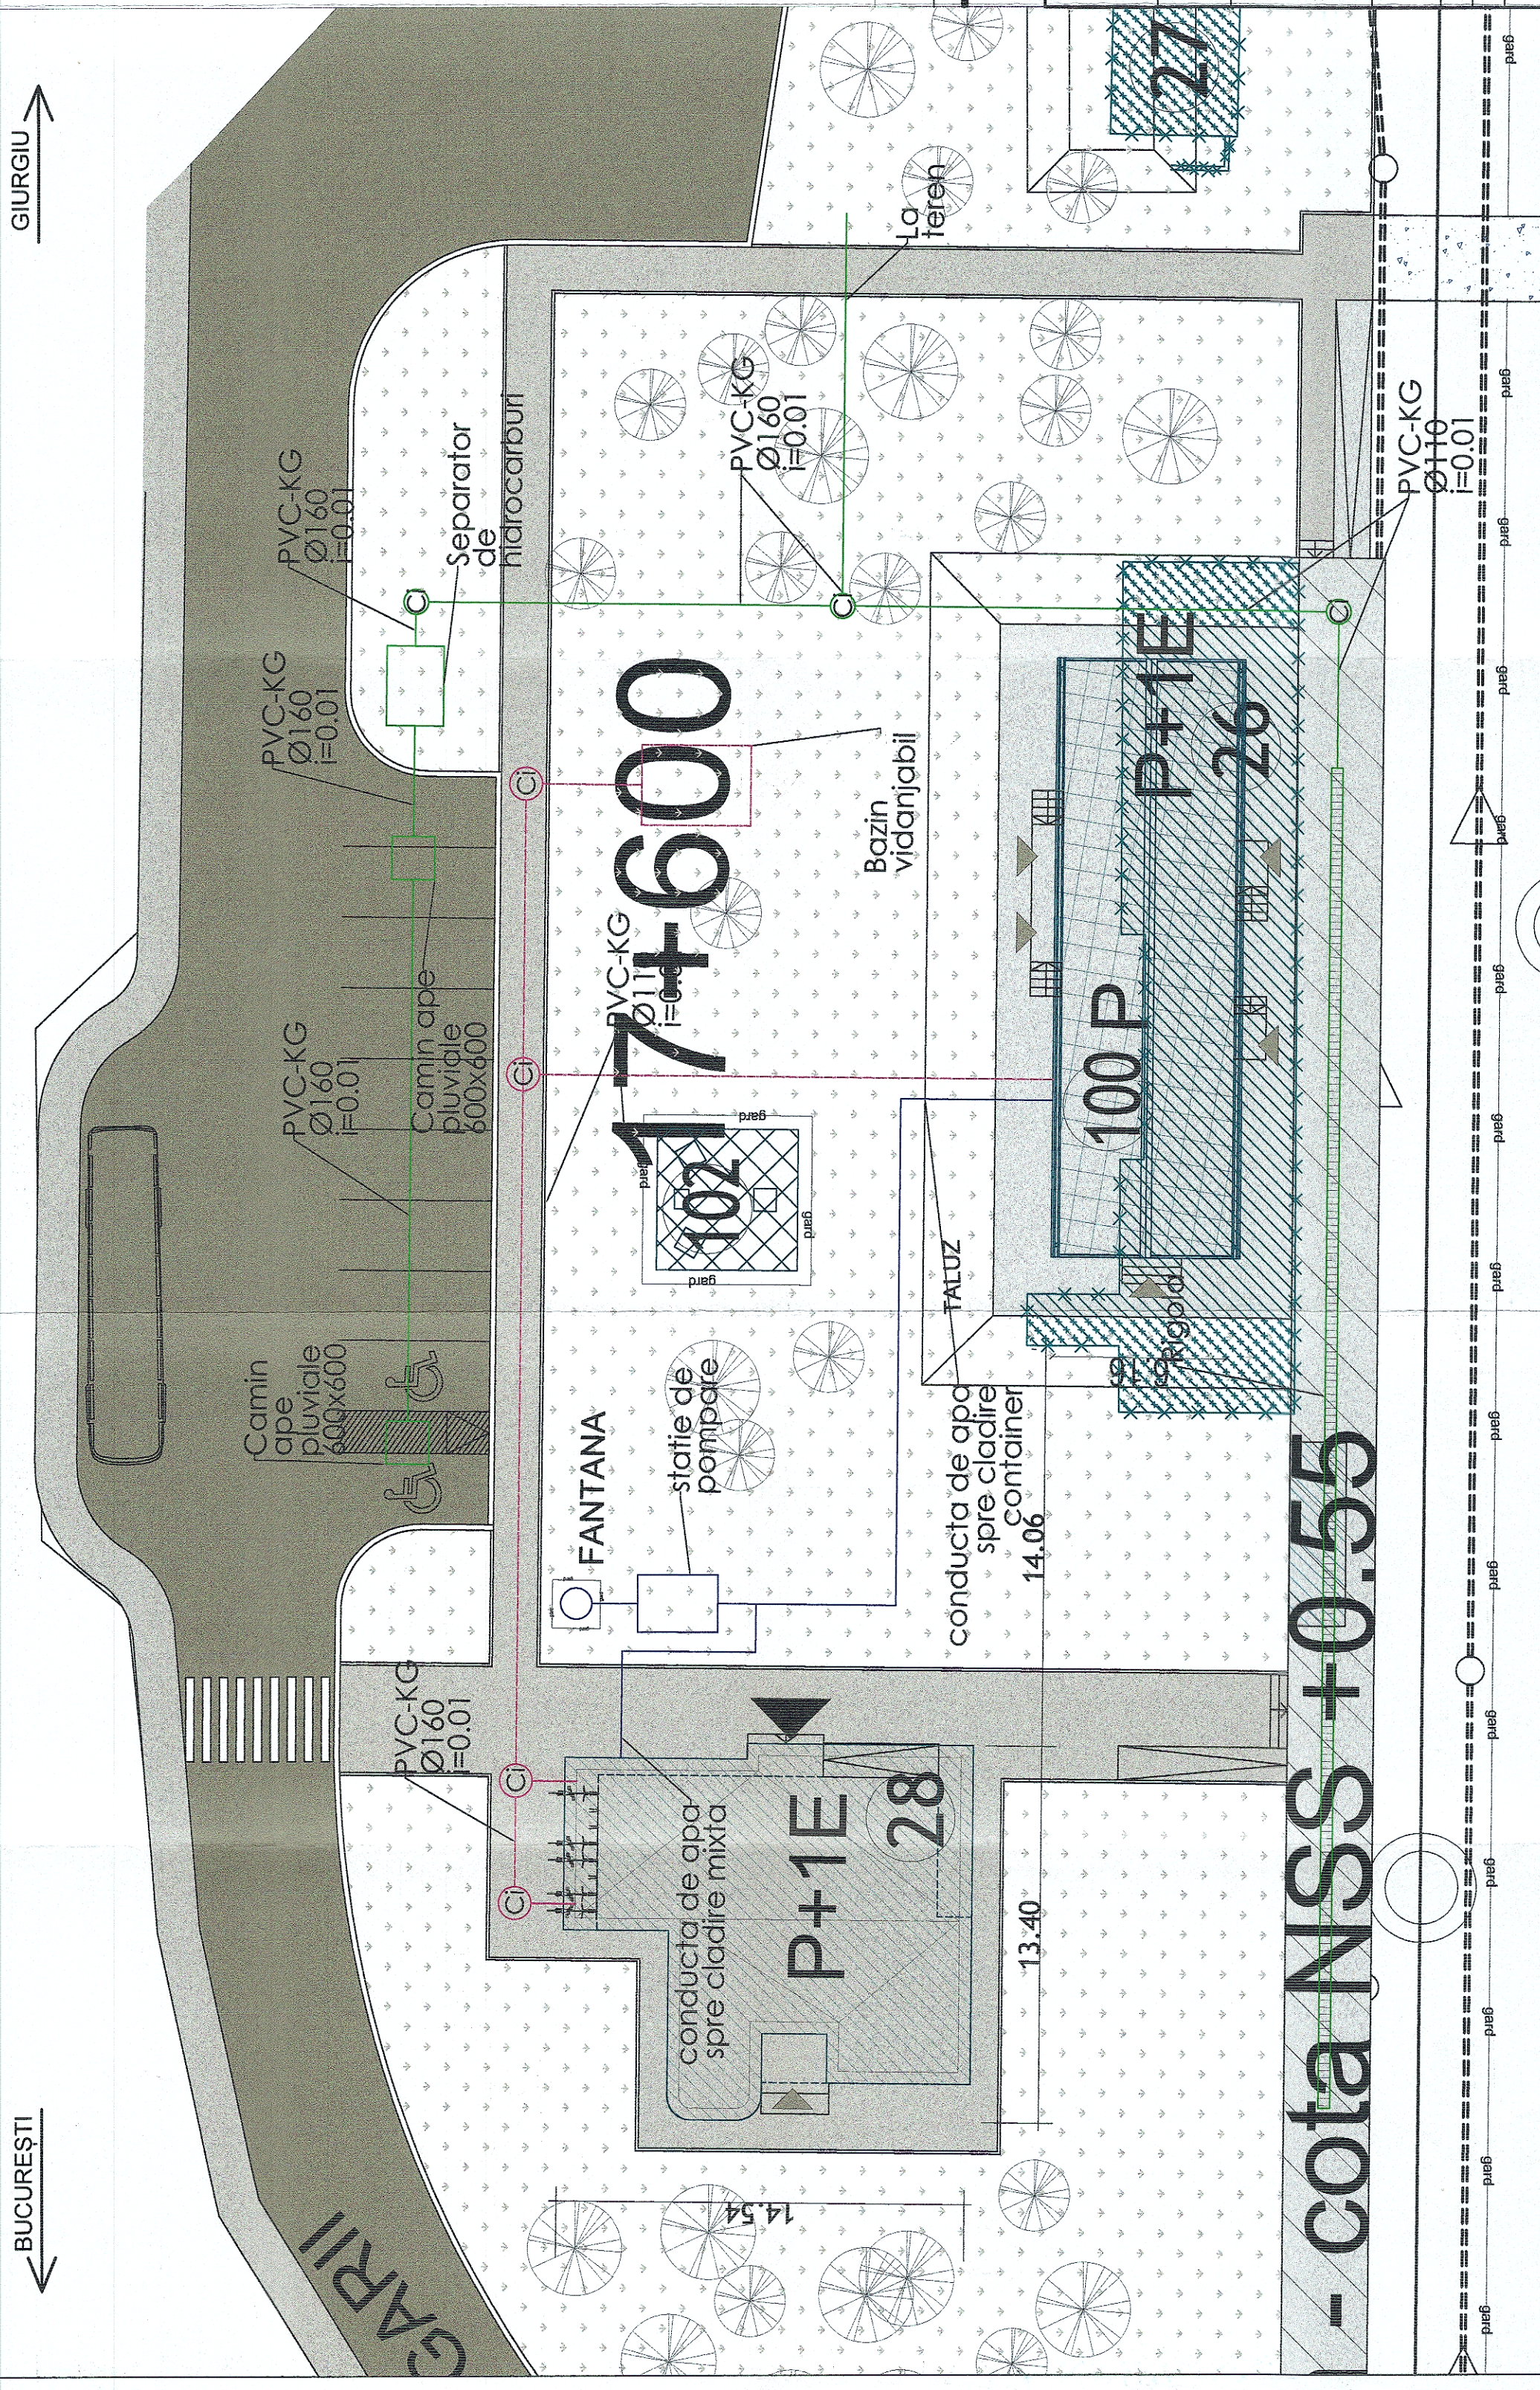

PROIECT FINANȚAT DE UNIUNEA EUROPEANĂ EUROPEAN UNION FINANCED PROJECT

UNIUNEA EUROPEANĂ **GOVERNUL ROMÂNIEI**

BENEFICIAR: COMPANIA NAȚIONALĂ DE CĂI FERATE "C.F.R." S.A. ROMANIAN RAILWAY NATIONAL COMPANY

PROIECTANT/ DESIGNER: acciona **INGENIERIA ESPECIALIZATA**

ASOCIAREA: BALCONS Impex SRL. OBRA CIVIL E INDUSTRIAL SA. 340/9877/2001

JOINT VENTURE: 340/20534/2004

DENUMIRE PROIECT/ DENUMIRE LUCRARE: MODERNIZAREA INFRASTRUCTURII DE CALE FERATĂ DINTRE STATIILE CF BUCUREȘTI NORD - JILAVA - GIURGIU NORD - GIURGIU NORD - FRONTIERA BUCHAREST NORTH - JILAVA - GIURGIU NORTH - GIURGIU NORTH BORDER

PROJECT TITLE/ WORKS TITLE:

PROIECTANT/ DESIGNER: Ing. Viad PETEAN

EXPERT CHEF/ KEY EXPERT: Ing. Mihaela STAIUCU

MP/PM: Ing. Marin BAICU

DATA/DATE: 06.2023

SEMNATURA/ SIGNATURE:

SPECIALITATE/ SPECIALITY: CONSTRUCTII CIVILE - INSTALATII SANITARE CIVIL WORKS - PLUMBING INSTALLATIONS

DENUMIRE PLAN/ DRAWING TITLE: PROPOUNERE SCENARIU 1a - STATIA VIDRA - PLAN SITUATIE / PROPOSAL SCENARIO 1a - VIDRA TRAINSTATION - SITE PLAN

EXEMPLAR NR./ EXEMPLARY NO.: 1

SCARA/SCALE: 1:200

COD PLAN/ CODIFICATION SYSTEM: SF_207_002_12_Is00_01_04