


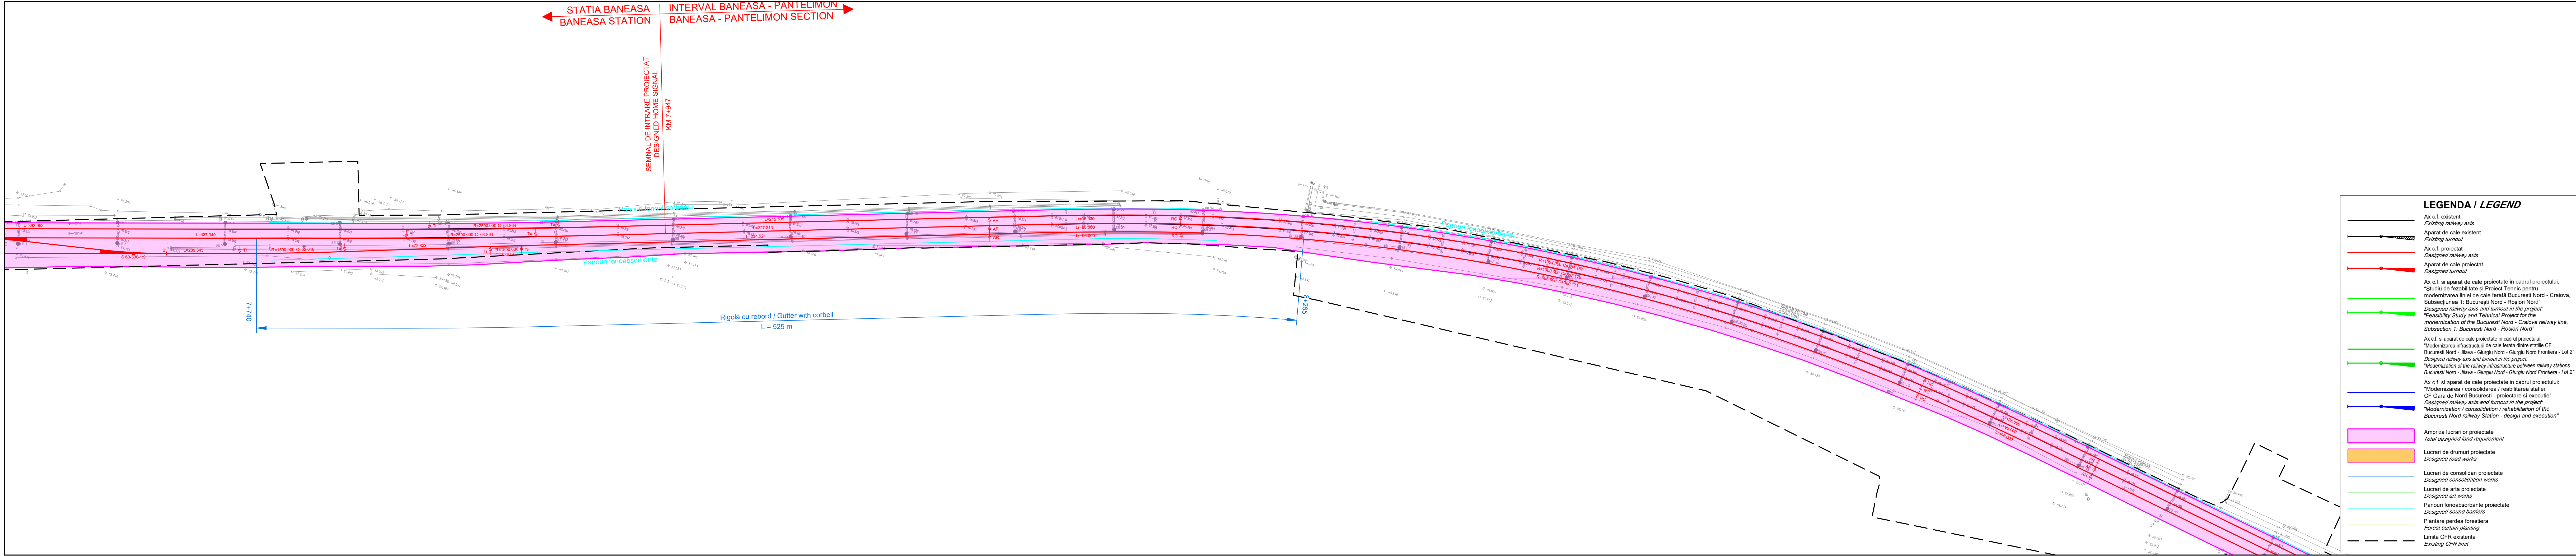

ENTITATE CONTRACTANTA CONTRACTING ENTITY			
CONTRACTANT CONTRACTOR Fondat în 1947 Asocierea S.C. ISPCF S.A. - S.C. BAICONS IMPEX SRL			
	Nume Name	Data Date	Semnatura Signature
Sel Proiect Project Manager	Viorel Gorgonetu	11.2024	
Verificat Checked	Ioana Crăciun	11.2024	
Proiectat Designed	Radu Crăciun	11.2024	
"Modernizarea liniilor și instalațiilor din Complexul Feroviar București" Studiu de fezabilitate "Modernization lines and installations in the Bucharest Railway Complex" Feasibility Study			Proiect / Project 38 / 2022
			Faza / Phase S.F. F.S.
Denumire / Title			Scara / Scale 1:1000
Plan de Situație / Site Plan km 7+800 - km 8+700			
Codificare / Codification System			
C O B U S F C F S D P S 0 0 0 0 0 5 7 R 0 0			
Istoricul reviziilor / Revision History			
Rev.	Data/Date	Descriere Modificare / Modification description	
1			
2			
3			
4			